


SITUACE ČÁST 2.

M 1:200

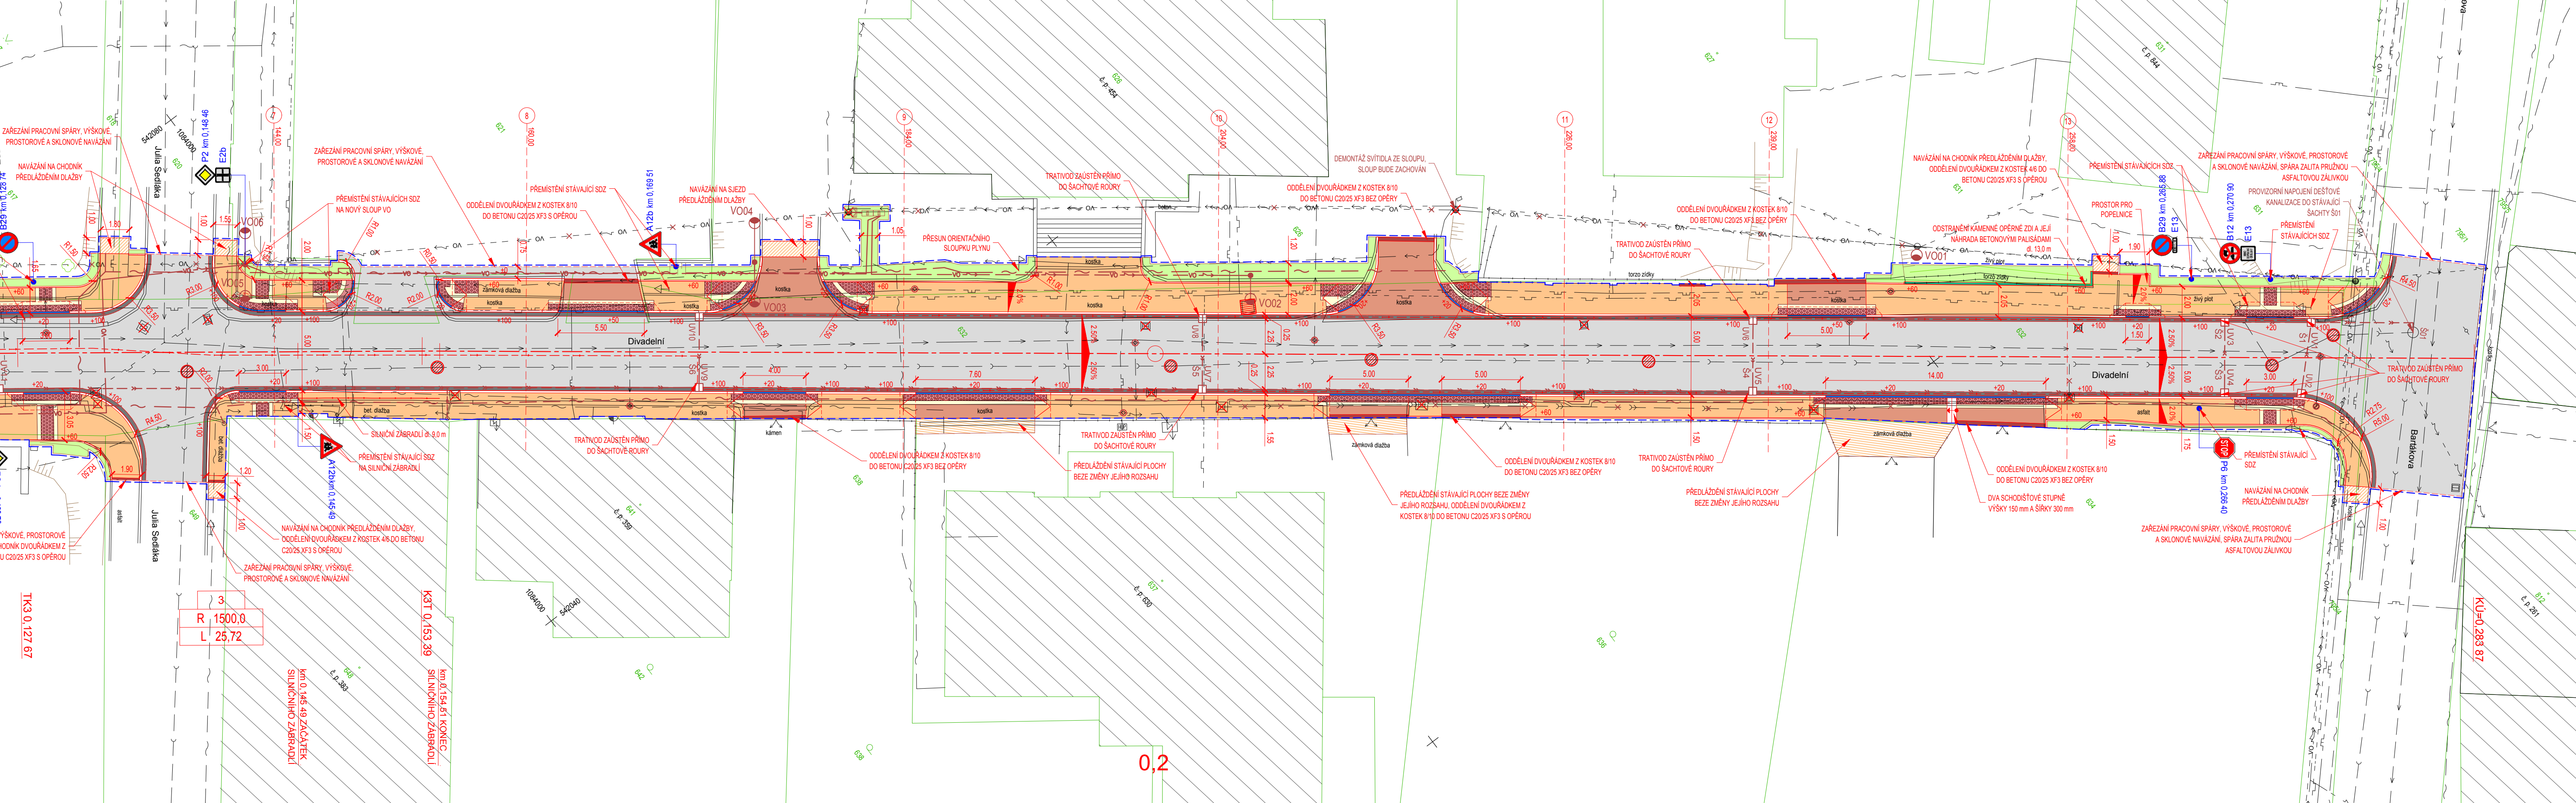

LEGENDA:

- HRANICE PARCEL
- 657 PARCELNÍ ČÍSLO
- HRANY ZPEVNĚNÝCH PLOCH
- PLOT
- OPĚRNÁ ZEĎ
- ZÁBRADLÍ
- BRÁNY A BRANKY
- VCHOD OBJEKTU
- SVISLÉ DOPRAVNÍ ZNAČENÍ
- SLOUPY ELEKTRICKÉHO VEDENÍ
- ŠOUPĚ, HYDRANT
- ORIENTAČNÍ SLOUPEK PLYNU
- STROMY, KEŘE

LEGENDA NOVÝCH:

- KOMUNIKACE - ASFALT
- KOMUNIKACE - FREZOVANÝ MATERIÁL
- PARKOVACÍ PLOCHA - ŽULOVÁ KOSTKA 8/10, ŠEDÁ
- CHODNÍK - ŽULOVÁ KOSTKA 4/6, ŠEDÁ
- CHODNÍK, SJEZDY - ŽULOVÁ KOSTKA 8/10, ŠEDÁ
- CHODNÍK - VÁROVNÝ A SIGNÁLNÍ PÁS, UMĚLÝ NEBO PŘÍRODNÍ KÁMEN, BÍLÁ
- CHODNÍK - UMĚLÁ VODICÍ LIE, BÍLÁ
- CHODNÍK - HMATOVÝ KONTRAST, ŽULOVÁ DESKA REZANÁ, ŠEDÁ
- PŘEDLÁŽENÍ STÁVAJÍCÍHO POVRCHU
- ZELEŇ

LEGENDA INŽENÝRSKÝCH SÍTÍ:

- PLYNOVOD NTL, GasNet
- NEPROVOZOVANÝ PLYNOVOD, GasNet
- SDĚLOVACÍ PODZEMNÍ, CETIN
- NEPROVOZOVANÉ SDĚLOVACÍ PODZEMNÍ, CETIN
- SDĚLOVACÍ PODZEMNÍ, ECM
- VN PODZEMNÍ, ČEZ Distribuce
- NN NADZEMNÍ, ČEZ Distribuce
- NN PODZEMNÍ, ČEZ Distribuce
- VO NADZEMNÍ, Městské služby Rýmařov
- VO PODZEMNÍ, Městské služby Rýmařov
- VODOVOD, VaK Bruntál
- SPLAŠKOVÁ KANALIZACE, Městské služby Rýmařov
- DEŠŤOVÁ KANALIZACE, Městské služby Rýmařov
- NOVÉ - VO PODZEMNÍ, Městské služby Rýmařov
- NOVÉ - DEŠŤOVÁ KANALIZACE, Městské služby Rýmařov
- AKCE V SOUBĚHU - KANALIČKA OPTICKÉHO KABELU, EASY CONTROL MORAVA

UPOZORNĚNÍ:

POLOHA STÁVAJÍCÍCH INŽENÝRSKÝCH SÍTÍ JE ZAKRESLENA NA ZÁKLADĚ INFORMACÍ POSKYTNUTÝCH JEJICH SPRÁVCI. PŘED ZAHÁJENÍM ZEMNÍCH PRACÍ JE NUTNO VEŠKERÉ SÍTĚ VYTÝČIT, VYZNAČIT A POPŘÍPADĚ OCHRÁNIT DLE VYJÁDRĚNÍ SPRÁVCE.

Souřadnicový systém S-UTSK

Vedoucí projektant ING. PAVEL PRÁŠIL	Zodpovědný projektant ING. LUBOMÍR KONVIČNÝ	Vypracoval BC. JIŘÍ PTÁČEK	
INVESTOR: Město Rýmařov, náměstí Míru 230/1, 79501 Rýmařov			
ÚČEL: Dokumentace pro provedení stavby	AKCE: Rekonstrukce MK Divadelní, Rýmařov	ČÁST: C. Stavební část SO101 - Komunikace a zpevněné plochy	DATUM: 11/2017 FORMÁT: 5 x A4 ÚČEL: DPS ČÍS. ZAKÁZKY: 1633 MĚŘÍTKO: 1:200 ČÍSLO PARÉ: ČÍSLO VÝKRESU: C.1.2.2
PRÍLOHA: SITUACE ČÁST 2.			