


SITUACE

M 1:200

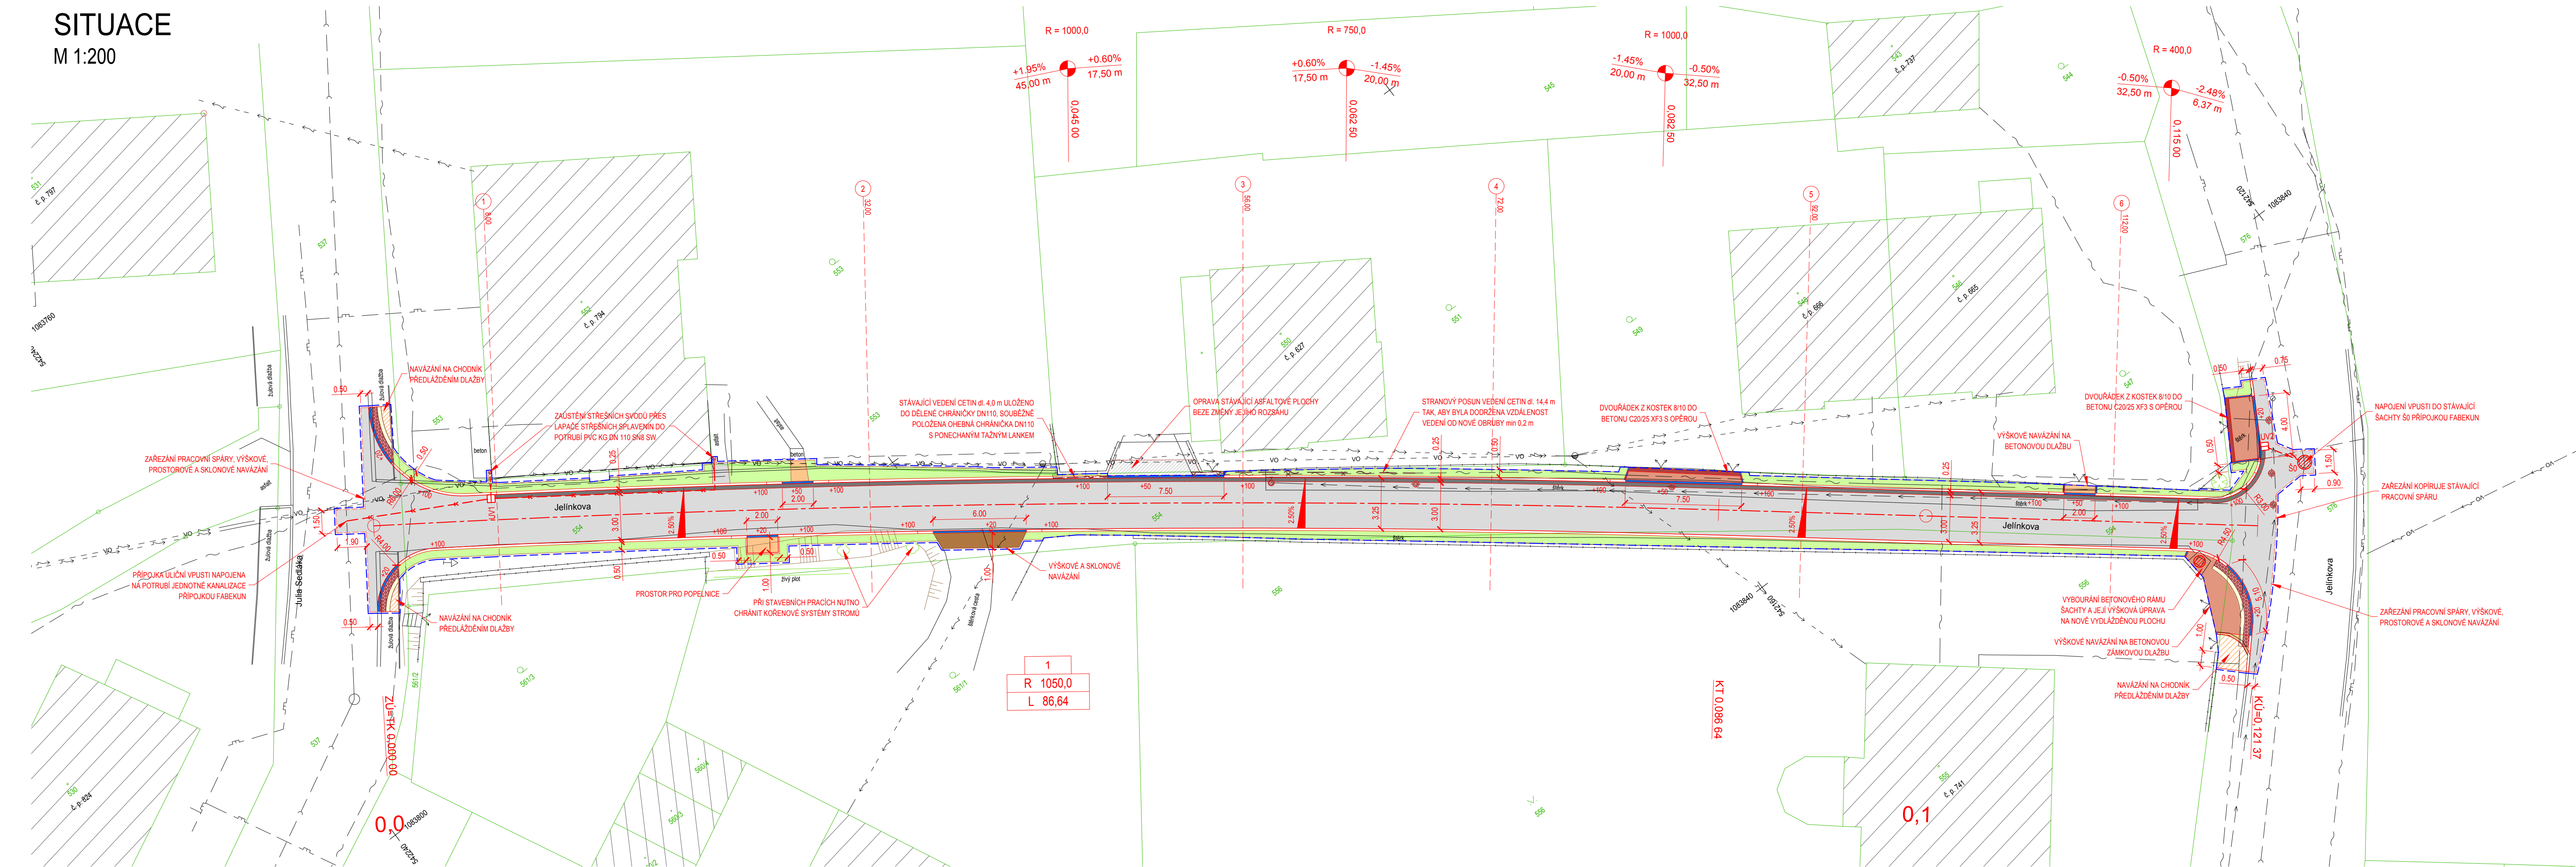

- 657 HRANICE PARCEL
- HRANY ZPEVNĚNÝCH PLOCH
- PLOT
- BRÁNY A BRANKY
- SVISLÉ DOPRAVNÍ ZNAČENÍ
- SLOUPY ELEKTRICKÉHO VEDENÍ
- ŠACHTA
- ŠOUPĚ, HYDRANT
- STROMY, KEŘE

LEGENDA INŽENÝRSKÝCH SÍTÍ:

- PLYNOVOD NTL, GasNet
- SDĚLOVACÍ PODZEMNÍ, CETIN
- NN NADZEMNÍ, ČEZ Distribuce
- VO NADZEMNÍ, Městské služby Rýmařov
- VODOVOD, VaK Bruntál
- KANALIZACE, Městské služby Rýmařov
- NOVÉ - DEŠŤOVÁ KANALIZACE, Městské služby Rýmařov
- ÚPRAVY - SDĚLOVACÍ PODZEMNÍ, CETIN


LEGENDA NOVÝCH:

- KOMUNIKACE - ASFALT
- KOMUNIKACE - FRÉZOVANÝ MATERIÁL
- CHODNÍK - ŽULOVÁ KOSTKA 4/6, ŠEDÁ
- CHODNÍK, SJEZDY - ŽULOVÁ KOSTKA 8/10, ŠEDÁ
- CHODNÍK - VAROVNÝ PÁS, UMĚLÝ NEBO PŘÍRODNÍ KÁMEN, BILÁ
- CHODNÍK - HMATOVÝ KONTRAST, ŽULOVÁ DESKA ŘEZANÁ, ŠEDÁ
- PŘEDLÁŽENÍ STÁVAJÍCÍHO POVRCHU
- ZELEŇ
- VÝŠKA OBRUB +100
- ŽULOVÝ KRAJNÍK K33 130/200
- ŽULOVÝ KRAJNÍK K33 SNÍŽENÝ
- CHODNÍKOVÁ BETONOVÁ OBRUBA 100/250
- PŘIDLÁŽBA - DVOURÁDEK ŽULOVÝCH KOSTEK 10/12
- ZAREZÁNÍ PRACOVNÍ SPÁRY
- OBVOD STAVBY
- VÝŠKOVÁ ÚPRAVA POKLOPŮ, ŠOUPAT A HYDRANTŮ

UPOZORNĚNÍ:

POLOHA STÁVAJÍCÍCH INŽENÝRSKÝCH SÍTÍ JE ZAKRESLENA NA ZÁKLADĚ INFORMACÍ POSKYTNUTÝCH JEJICH SPRÁVCI. PŘED ZAHÁJENÍM ZEMNÍCH PRACÍ JE NUTNO VEŠKERÉ SÍTĚ VYTYČIT, VYZNAČIT A POPŘÍPADĚ OCHRÁNIT DLE VYJÁDRĚNÍ SPRÁVCE.

Souřadnicový systém S-JTSK

Vedoucí projektant ING. PAVEL PRÁŠIL	Zodpovědný projektant ING. LUBOMÍR KONVIČNÝ	Projektant BC. JIŘÍ PTÁČEK		
INVESTOR: Město Rýmařov, náměstí Míru 230/1, 79501 Rýmařov	ÚČEL: Dokumentace pro provedení stavby	AKCE: Rekonstrukce MK Jelinkova, Rýmařov		
PŘÍLOHA			DATUM: 08/2017	FORMÁT: 5 x A4
SITUACE			ÚČEL: DPS	ČÍS. ZAKÁZKY: 1634
			MĚŘÍTKO: 1:200	ČÍSLO PARÉ: ČÍSLO VÝKRESU
				C.1.2