


SITUACE STAVBY ČÁST 1.

M 1:250

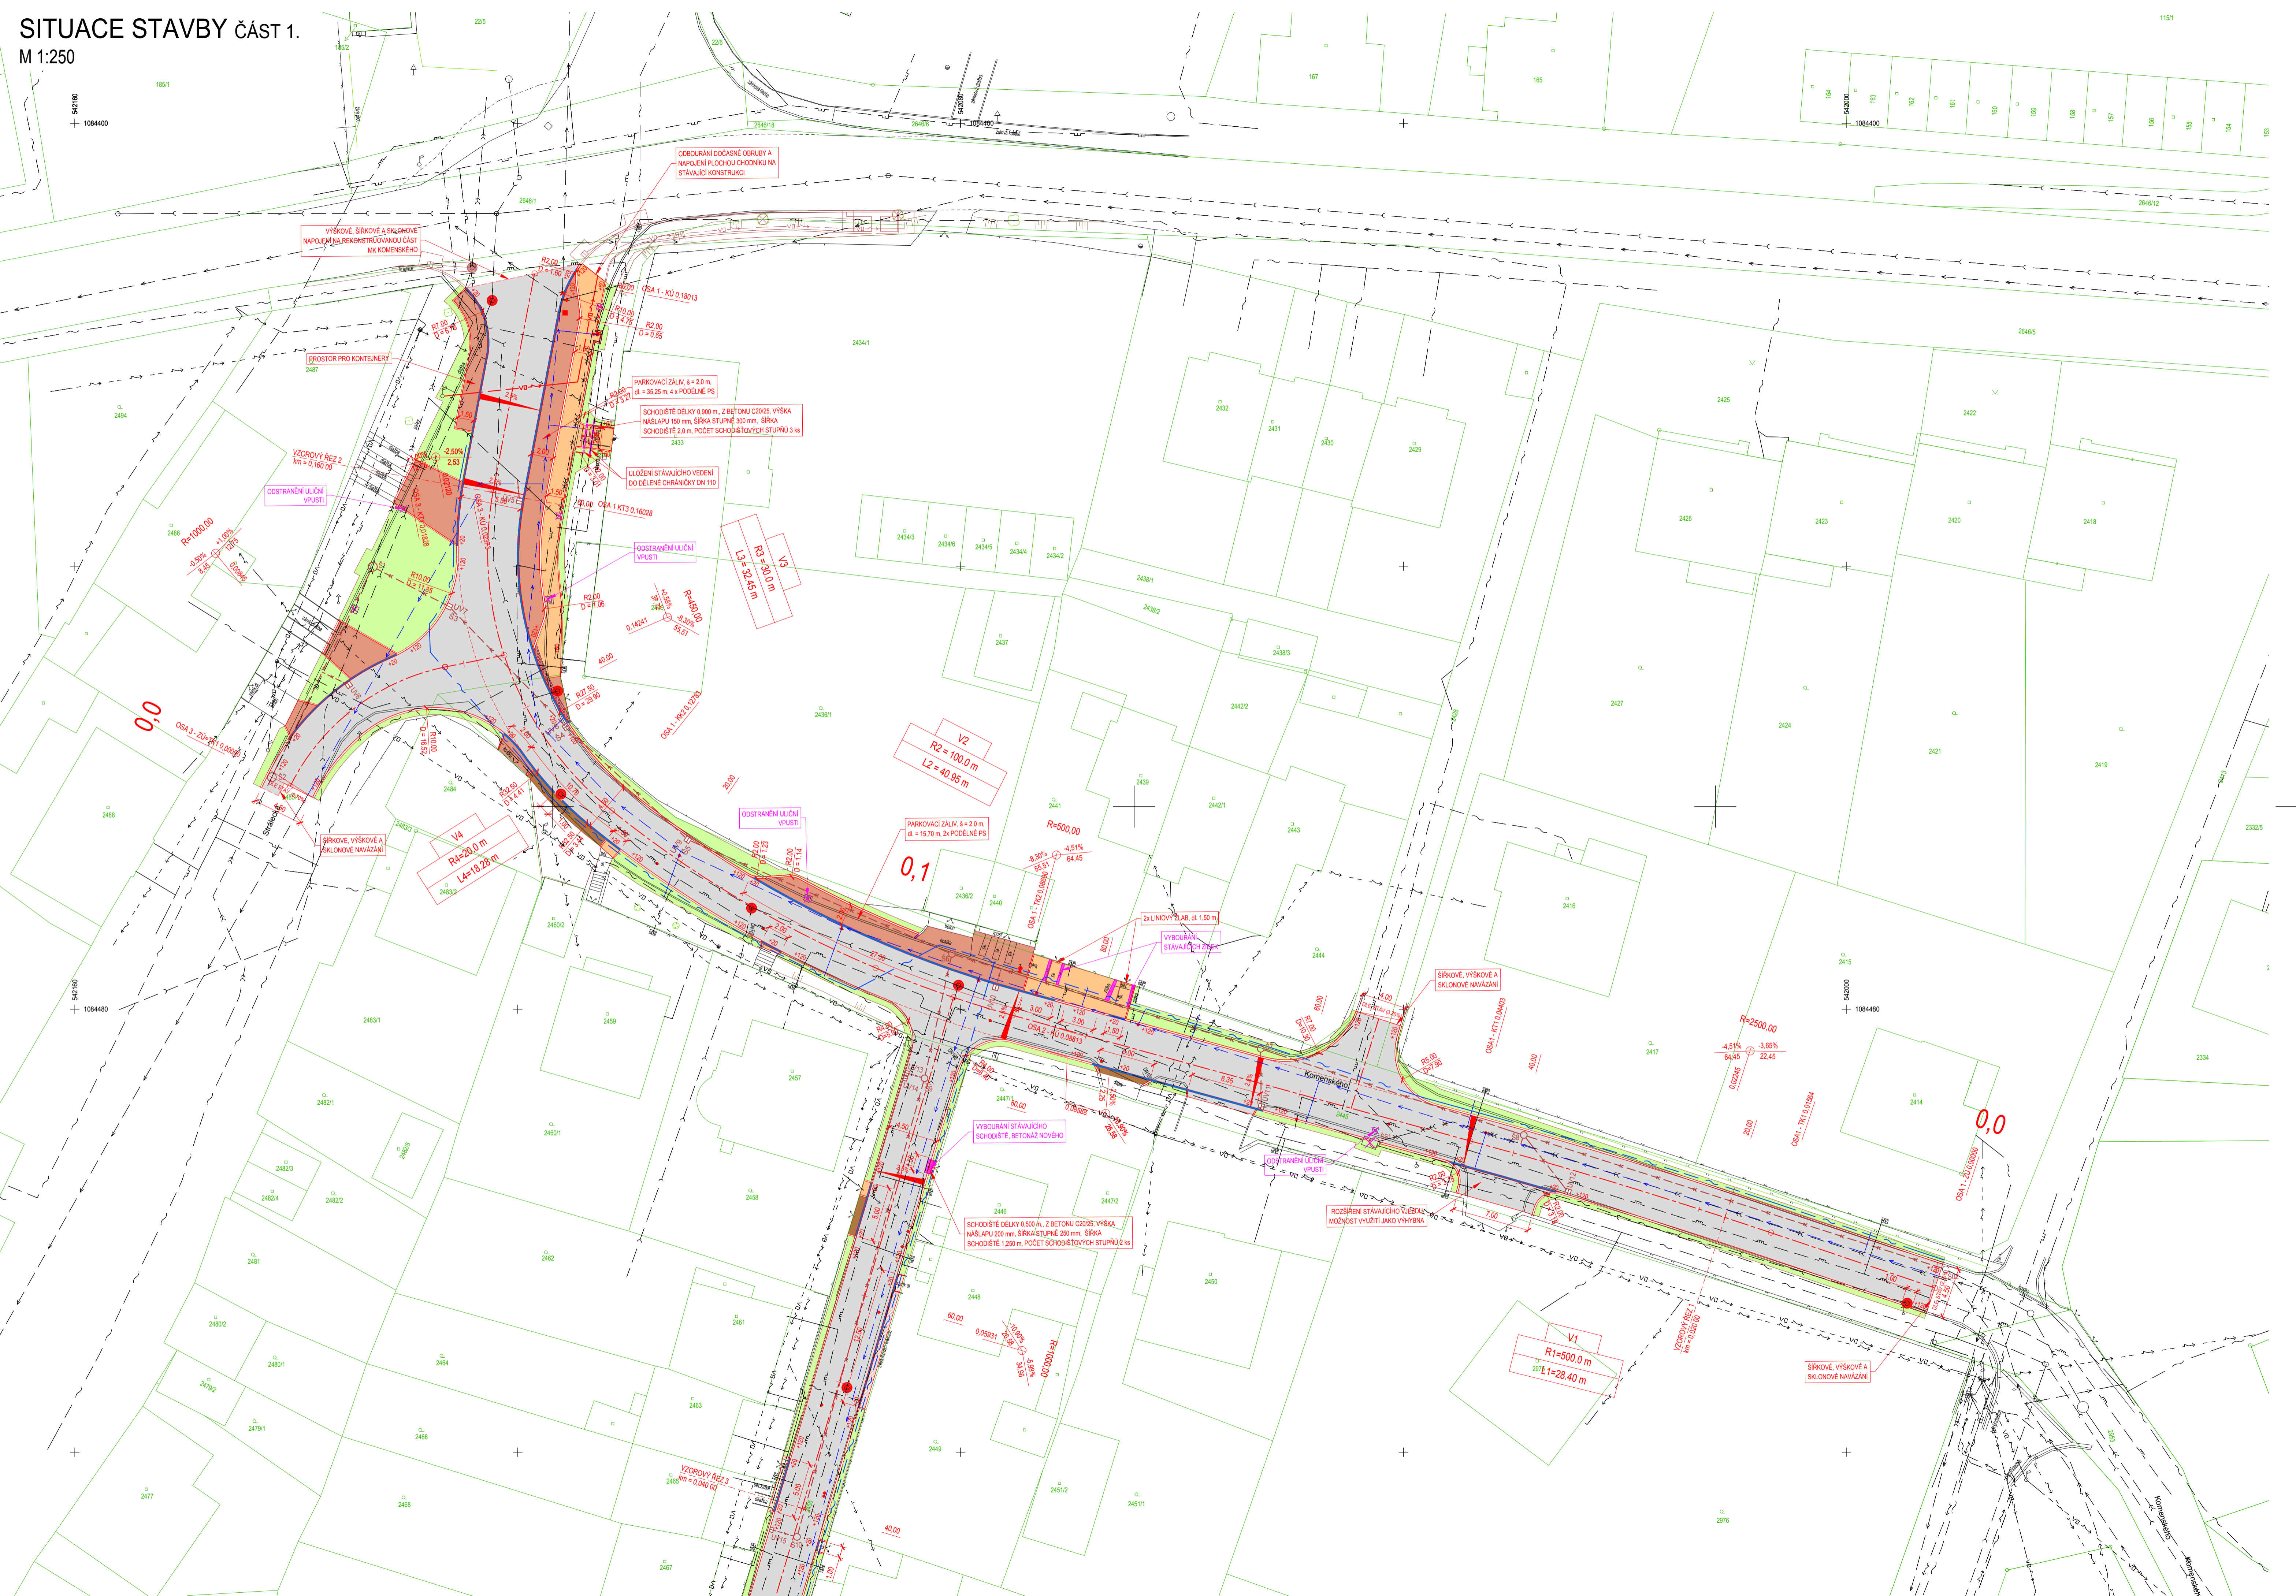

LEGENDA:

- HRANICE PARCEL
- PARCELNÍ ČÍSLO
- HRANY ZPEVNĚNÝCH PLOCH
- PLOT
- OPĚRNÁ ZĚD
- BRÁNY A BRANKY
- SVISLÉ DOPRAVNÍ ZNAČENÍ
- SLOUPY ELEKTRICKÉHO VEDENÍ
- ŠACHTA, ULIČNÍ VPUST
- VODOVODNÍ NEBO PLYNOVÉ SOUPĚ
- STROMY, KEŘE

LEGENDA NOVÝCH:

- KOMUNIKACE - ASFALT
- KOMUNIKACE - FŘEZOVANÝ MATERIÁL
- PARKOVISTĚ, VJEZDY - POVRCH BETONOVÁ
- DLÁŽBA, BARVA ŠEDÁ, š 80 mm
- CHODÁK - POVRCH BETONOVÁ DLÁŽBA, BARVA ŠEDÁ, š 60 mm
- ZELENĚ
- PŘEDLÁŽENÍ STÁVAJÍCÍ DLÁŽBOU - POJÍŽDENÁ KONSTRUKCE
- PŘEDLÁŽENÍ STÁVAJÍCÍ DLÁŽBOU - POCHOZÍ KONSTRUKCE

LEGENDA INŽENÝRSKÝCH SÍTÍ:

- PLYNOVOD STL, RWE GasNet
- PLYNOVOD NTL, RWE GasNet
- SĚDĚLOVACÍ PODZEMNÍ, CETIN
- NEPŘEVODOVANÉ SĚDĚLOVACÍ PODZEMNÍ, CETIN
- NN NADZEMNÍ, ČEZ Distribuce
- NN PODZEMNÍ, ČEZ Distribuce
- VO NADZEMNÍ, Městské služby Rýmařov
- VO NADZEMNÍ, Městské služby Rýmařov
- VODOVOD, VAK Bruntál
- KANALIZACE, Městské služby Rýmařov
- DEŠŤOVÁ KANALIZACE, Městské služby Rýmařov

- +120 VÝŠKA OBRUB
- SILNIČNÍ BETONOVÁ OBRUBA 150/250
- SILNIČNÍ BETONOVÁ OBRUBA 150/150
- CHODNÍKOVÁ BETONOVÁ OBRUBA 100/250
- ZÁŘEZÁNÍ PRACOVNÍ SPÁRY
- NOVĚ - VO PODZEMNÍ, Městské služby (SO401)
- NOVĚ - DEŠŤOVÁ KANALIZACE, Městské služby (SO301)
- NOVĚ - KANALIZAČNÍ VPUST 500x500
- VÝŠKOVÁ ÚPRAVA POKLOPU, ŠOUPAT

AKCE PROVÁDĚNÉ V SOUBĚHU:

- CHRÁNICÍKA OPT KABELU, EASY CONTROL MORAVA
- OBNOVA VODOVODU, VAK Bruntál a.s.

UPOZORNĚNÍ:

POLOHA STÁVAJÍCÍCH INŽENÝRSKÝCH SÍTÍ JE ZAKRESLENA NA ZÁKLADĚ INFORMACÍ POSKYTNUTÝCH JEJICH SPRÁVCÍ. PŘED ZAŘÍZENÍM ZEMNÍCH PRACÍ JE NUTNO VEŠKERÉ SÍTĚ VYTÝČIT, VYZNAČIT A POPŘÍPADĚ OCHRÁNIT DLE VYJÁDRĚNÍ SPRÁVCŮ.

Softwarový systém S-JTSK

Vedoucí projektant ING. PAVEL PRAŠIL	Zodpovědný projektant ING. LUBOMÍR KONVIČNÝ	Vypracoval ING. LUBOMÍR KONVIČNÝ	
INVESTOR: Město Rýmařov, náměstí Míru 2301, 79501 Rýmařov ÚČEL: Dokumentace pro provedení stavby AKCE: Rekonstrukce MK Komenského, Rýmařov ČÁST: C Výšková část SO101 - Zpevněné plochy PŘÍLOHA:			
DATUM: 08/2017 FORMÁT: 5 x 2A4 ÚČEL: DPS ČÍS. ZAKÁZKY: 1635 MĚŘÍTKO: 1:250 ČÍSLO PÁŘE:			ČÍSLO VÝKRESU: C.1.2.1
SITUACE STAVBY ČÁST 1.			