


# Lokalita RD - Edrovice II.A

## Koordináční celková situace

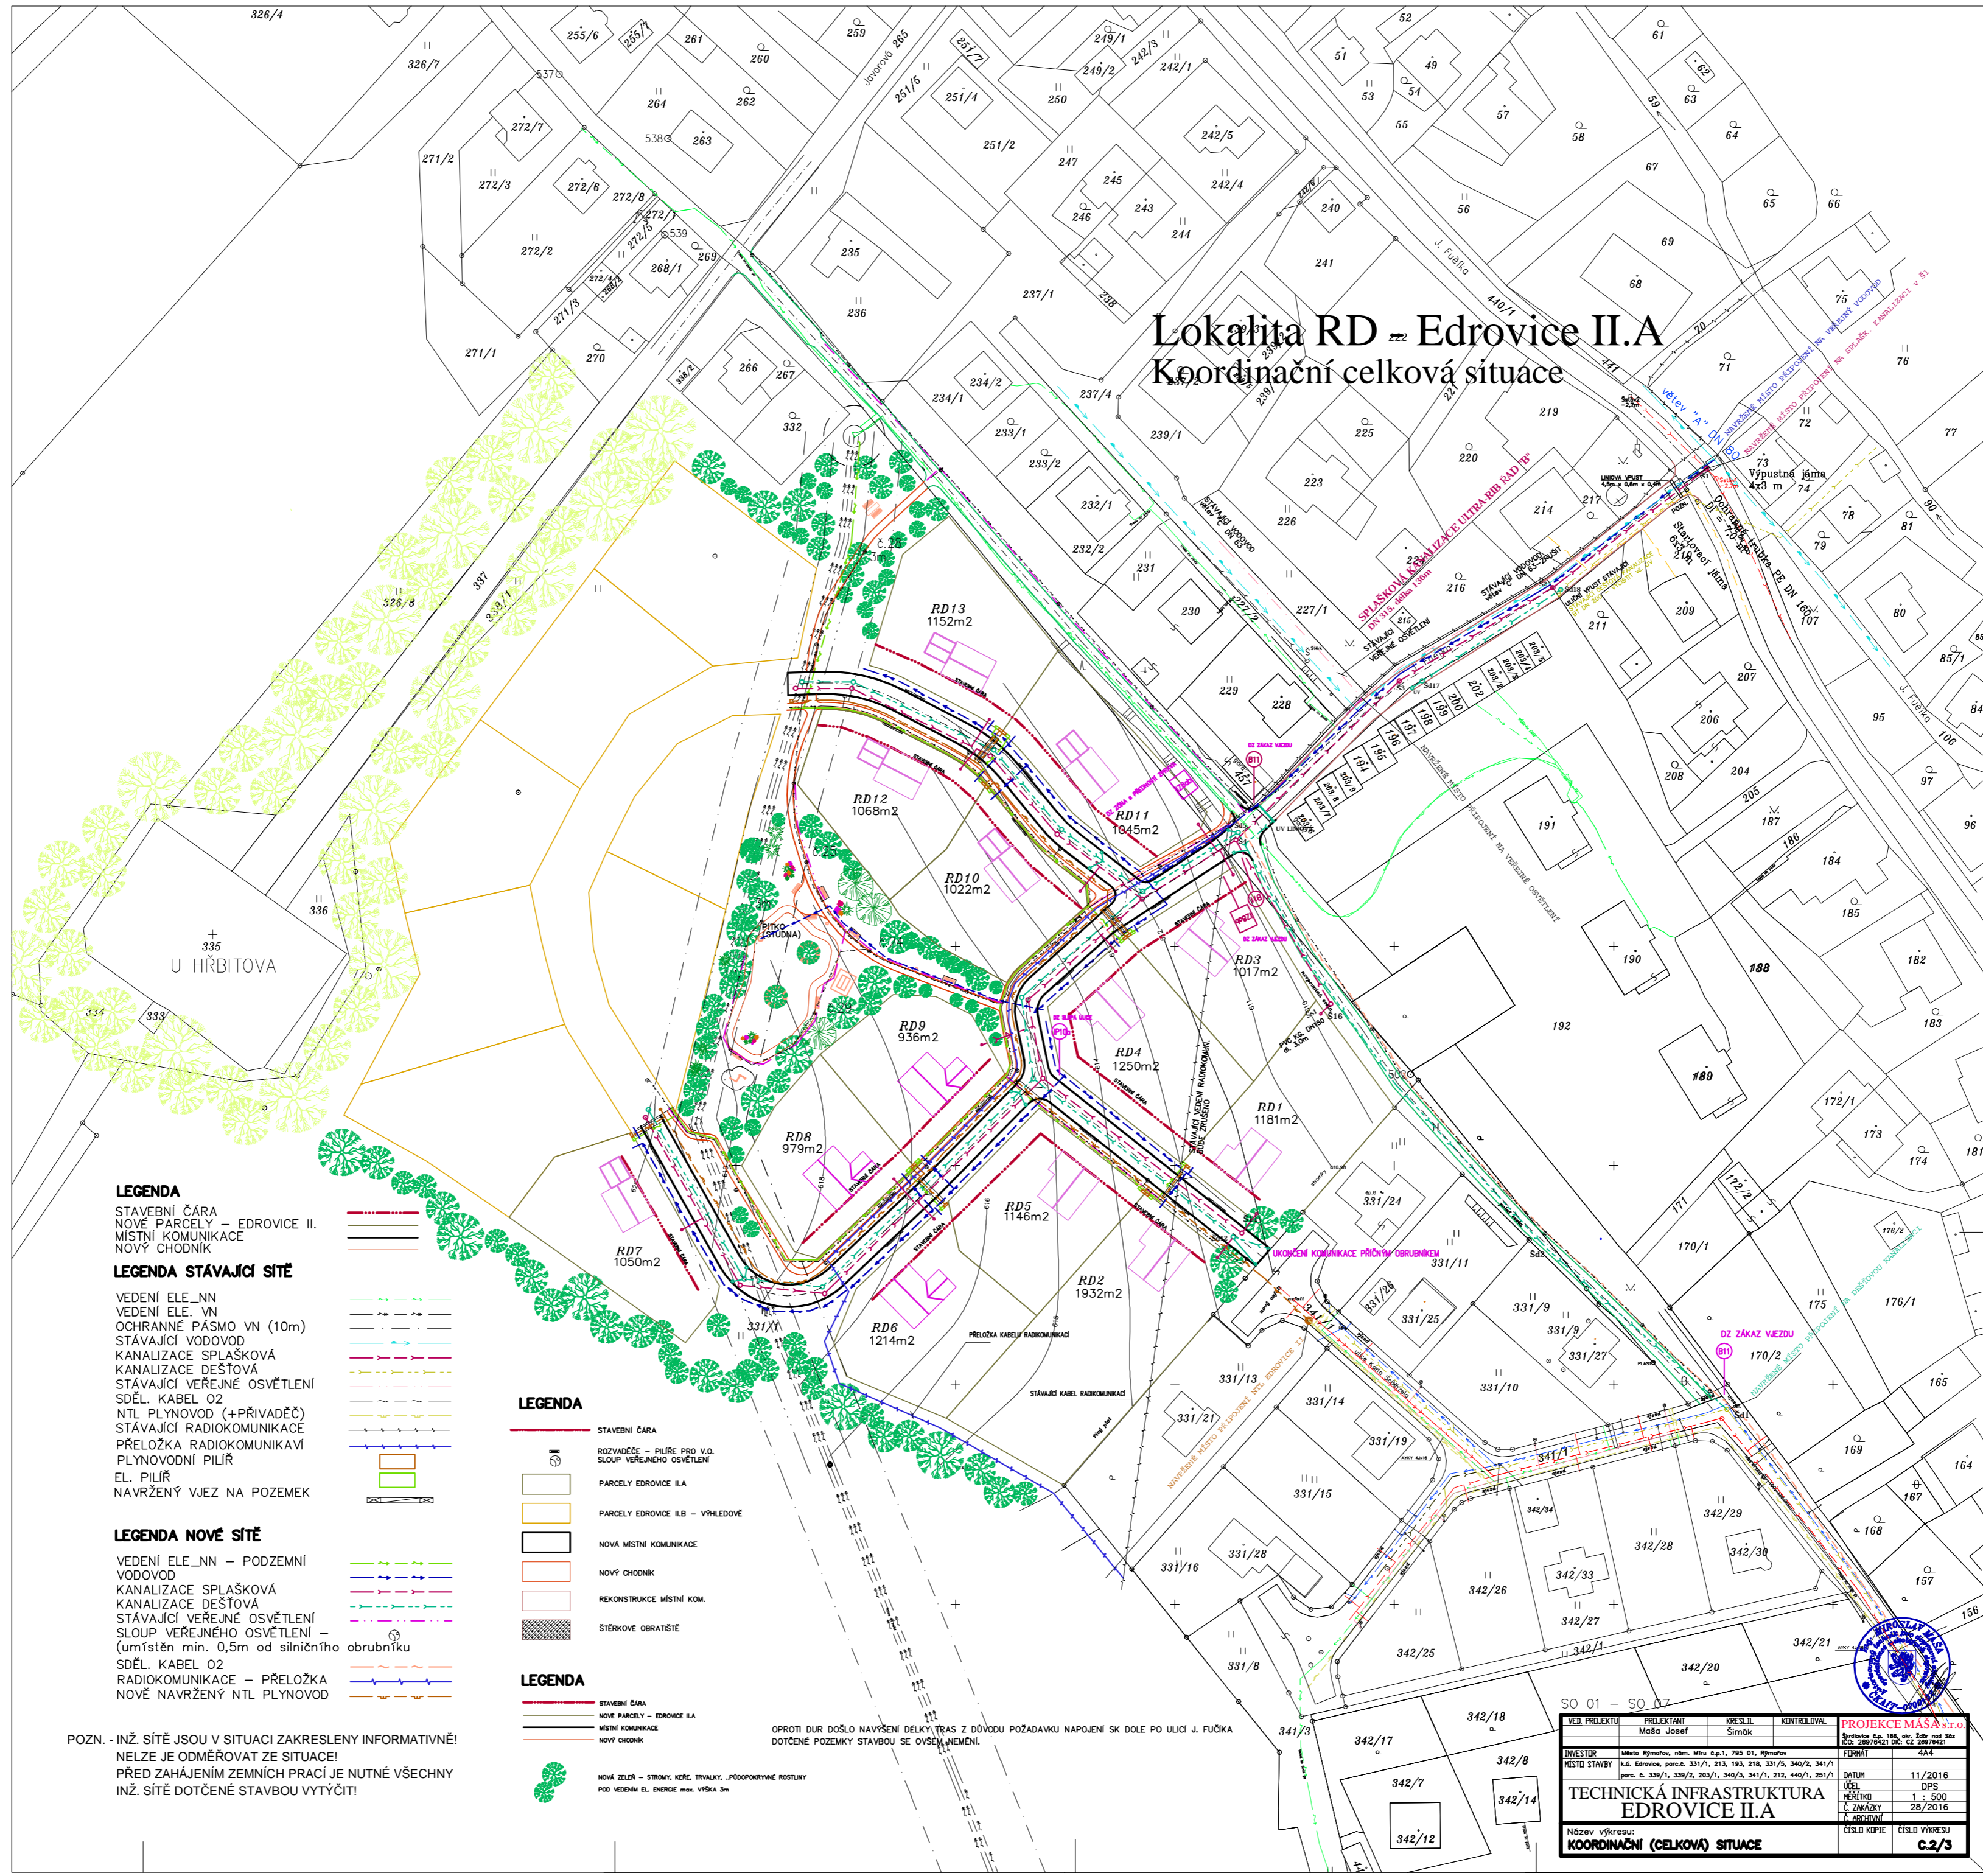

### LEGENDA

STAVEBNÍ ČÁRA  
NOVÉ PARCELY - EDROVICE II.  
MÍSTNÍ KOMUNIKACE  
NOVÝ CHODNÍK

### LEGENDA STÁVAJÍCÍ SÍTĚ

VEDENÍ ELE\_NN  
VEDENÍ ELE\_VN  
OCHRANNÉ PÁSMO VN (10m)  
STÁVAJÍCÍ VODOVOD  
KANALIZACE SPLAŠKOVÁ  
KANALIZACE DEŠTOVÁ  
STÁVAJÍCÍ VEŘEJNÉ OSVĚTLENÍ  
SDĚL. KABEL O2  
NTL PLYNOVOD (+PŘÍVADĚČ)  
STÁVAJÍCÍ RADIOKOMUNIKACE  
PŘELOŽKA RADIOKOMUNIKAVÍ  
PLYNOVODNÍ PILÍŘ  
EL. PILÍŘ  
NAVRŽENÝ VJEZD NA POZEMEK

### LEGENDA NOVÉ SÍTĚ

VEDENÍ ELE\_NN - PODZEMNÍ  
VODOVOD  
KANALIZACE SPLAŠKOVÁ  
KANALIZACE DEŠTOVÁ  
STÁVAJÍCÍ VEŘEJNÉ OSVĚTLENÍ  
SLOUP VEŘEJNÉHO OSVĚTLENÍ -  
(umístěn min. 0,5m od silničního  
SDĚL. KABEL O2  
RADIOKOMUNIKACE - PŘELOŽKA  
NOVÉ NAVRŽENÝ NTL PLYNOVOD

POZN. - INŽ. SÍTĚ JSOU V SITUACI ZAKRESLENY INFORMATIVNĚ  
NELZE JE ODMĚROVAT ZE SITUACE!  
PŘED ZAHAJENÍM ZEMNÍCH PRACÍ JE NUTNÉ VŠECHNY  
INŽ. SÍTĚ DOTČENÉ STAVBOU VYTÝČIT!

### LEGENDA

STAVEBNÍ ČÁRA  
ROZVADĚČE - PÁŘE PRO V.O.  
SLOUP VEŘEJNÉHO OSVĚTLENÍ  
PARCELY EDROVICE II.A  
PARCELY EDROVICE II.B - VÝHLEDOVÉ  
NOVÁ MÍSTNÍ KOMUNIKACE  
NOVÝ CHODNÍK  
REKONSTRUKCE MÍSTNÍ KOM.  
STĚRKOVÉ OBRATĚŠTĚ

### LEGENDA

STAVEBNÍ ČÁRA  
NOVÉ PARCELY - EDROVICE II.A  
MÍSTNÍ KOMUNIKACE  
NOVÝ CHODNÍK  
NOVÁ ZELEN - STRNY, MEŘE, TRVALKY, PODPOROVATEL ROSTLINY  
POD VEDENÍM EL. ENERIE max. VÝŠKA 3m

OPROTI DŮR DOŠLO NAVRŠENÍ DÉLKY TRAS Z DŮVODU POŽADAVKU NAPOJENÍ SK DOLE PO ULICI J. FUČKA  
DOTČENÉ POZEMKY STAVBOU SE OVSĚMĚNĚNÍ.

VED. PROJEKTU	PROJEKTANT	KRES. II.	KONTROLÁV	PROJEKCE.MASA s.r.o.
	Mácha Josef	Simek		BRNO, 2801001 DPC, CZ 2801001
INVESTOR	Město Rýmůvov, nám. Míru č.p.1, 795 01, Rýmůvov			FORMÁT 4A4
MÍSTO STAVBY	k.o. Edrovice, parc.č. 331/1, 213, 193, 218, 331/5, 340/2, 341/1 parc. č. 339/1, 339/2, 203/1, 340/3, 341/1, 212, 440/1, 201/1			DATUM 11/2016
				ÚČEL DPS
				MĚŘÍTKO 1 : 500
				Č. ZAKÁZKY 28/2016
				Č. ÚPRAVY
Název výkresu:				ČÍSLO VÝKRESU
KOORDINAČNÍ (CELKOVÁ) SITUACE				C.2/3